


Egz. 1

SUPLEMENT
UWZGLĘDNIAJĄCY ZMIANY NIEISTOTNE
DO PROJEKTU BUDOWLANEGO
REMONTU INSTALACJI CENTRALNEGO OGRZEWANIA
I CIEPŁEJ WODY UŻYTKOWEJ W BUDYNKU
WIELORODZINNYM ZLOKALIZOWANYM
W SANOKU PRZY UL. ORZESZKOWEJ 2A
w ramach zadania: „Poprawa efektywności energetycznej
wielorodzinnych budynków mieszkalnych
na terenie Gminy Miasta Sanoka”

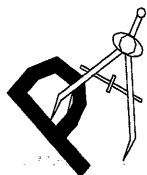

Pracownia Audytorska Sp. z o.o.

ul. Żabia 34
27-400 Ostrowiec Św.
Tel. 41 247 97 01
kom. 667 633 003

email: pracowniaaudytorska@o2.pl

Inwestor:	Gmina Miasta Sanoka ul. Rynek 1 38-500 Sanok	Adres objektu:	Budynek Mieszkalny Wielorodzinny ul. Orzeszkowej 2A 38-500 Sanok dz. nr ewid. 114/1 obręb: 0001.Śródmieście Kategoria obiektu budowlanego: XIII Jednostka ewidencyjna: 181701_1 Sanok - M
------------------	--	---------------------------	--

PROJEKTANCI				
Imię i nazwisko		Branża	Nr uprawnień	Podpis
Projektant	mgr inż. Małgorzata Łysiak - Kowalczyk	sanitarna	SWK/0040/ PWOS/10	

Zawartość opracowania - wykaz zmian:

- 1. Zmiana lokalizacji rozdzielaczy c.o.**
- 2. Usunięcie pomp obiegowych centralnego ogrzewania.**
- 3. Naniesienie na rysunek trasy przewodu cyrkulacyjnego**

Okręgowa Komisja Kwalifikacyjna
sygn. akt SK-0054-0020(2)/10

DECYZJA

Na podstawie art. 24 ust. 1 pkt 2 ustawy z dnia 15 grudnia 2000r. o samorządach zawodowych architektów, inżynierów budownictwa oraz urbanistów (*Dz.U. z 2001r., Nr 5, poz. 42 z późn. zm.*) i art. 12 ust. 1 pkt 1-5, art. 12 ust. 3, art. 13 ust.1 i ust. 3-4, art. 14 ust. 1 pkt 4 ustawy z dnia 7 lipca 1994r. Prawo budowlane (*tekst jednolity: Dz.U. z 2006r., Nr 156, poz. 1118 z późn. zm.*) oraz § 11 ust. 1 pkt 1, § 15 i § 23 ust. 1 rozporządzenia Ministra Transportu i Budownictwa z dnia 28 kwietnia 2006r. w sprawie samodzielnych funkcji technicznych w budownictwie (*Dz.U. z 2006r., Nr 83, poz. 578 z późn. zm.*) oraz art. 104 ustawy z dnia 14 czerwca 1960r. Kodeks postępowania administracyjnego (*tekst jednolity: Dz.U. z 2000r., Nr 98, poz. 1071 z późn. zm.*)

nadaje

Pani Małgorzacie Danucie Łysiak-Kowalczyk
magister inżynier inżynierii środowiska
urodzonej dnia 11 lutego 1969 roku w Radoszycach

UPRAWNIENIA BUDOWLANE
nr ewidencyjny SWK/0040/PWOS/10

do projektowania i kierowania robotami budowlanymi bez ograniczeń
w specjalności instalacyjnej w zakresie sieci, instalacji i urządzeń ciepłych,
wentylacyjnych, gazowych, wodociagowych i kanalizacyjnych

UZAŚADNIENIE

UZASADNIENIE
W związku z uwzględnieniem w całości żądania strony, na podstawie art. 107 § 4 K.p.a., odstępuje się od uzasadnienia decyzji. Zakres nadanych uprawnień budowlanych wskazano na odwozie decyzji.

Pouczenie

Pouczenie
Od niniejszej decyzji służy odwołanie do Krajowej Komisji Kwalifikacyjnej Polskiej Izby Inżynierów Budownictwa w Warszawie, za pośrednictwem Okręgowej Komisji Kwalifikacyjnej Świętokrzyskiej Izby Inżynierów Budownictwa w Kielcach w terminie 14 dni od daty jej doręczenia.

Otrzymują:

1. Pani Małgorzata Danuta Łysiak-Kowalczyk
ul. Częstochowska 18a
26-230 Radoszyce
2. Okręgowa Rada Izby
3. Główny Inspektor Nadzoru Budowlanego
- 4.a/a

Skład Orzekający
Okręgowej Komisji Kwalifikacyjnej

Przewodniczący Składu Orzekającego
mgr inż. Andrzej Pawelec

Członek Składu Orzekającego
dr inż. Stefan Szalkowski

Członek Składu Orzekającego
mgr inż. Edmund Pieniażek



ZA ZGODNOŚĆ Z ORYGINAŁEM



GŁÓWNY INSPEKTOR
NADZORU BUDOWLANEGO

DSW/ORZ/600/1693/10
MPI

Warszawa, 2010-07-28

DECYZJA

Na podstawie art. 12 ust. 7 i art. 88 a ust. 1 pkt 3 lit. a ustawy z dnia 7 lipca 1994 r. Prawo budowlane (Dz. U. z 2006 r. Nr 156, poz. 1118, z późn. zm.) oraz art. 104 ustawy z dnia 14 czerwca 1960 r. Kodeks postępowania administracyjnego (Dz. U. z 2000 r. Nr 98, poz. 1071, z późn. zm.),

MAŁGORZATA DANUTA ŁYSIAK-KOWALCZYK
magister inżynier inżynierii środowiska

uprawniona na mocy decyzji

Okręgowej Komisji Kwalifikacyjnej Świętokrzyskiej Okręgowej Izby Inżynierów Budownictwa

z dnia 28.06.2010 r. sygnatura akt SK-0054-0020(2)/10

uprawnienia budowlane numer ewidencyjny SWK/0040/PWOS/10

do wykonywania samodzielnej funkcji technicznej w budownictwie

w specjalności instalacyjnej w zakresie sieci, instalacji i urządzeń

ciepłych, wentylacyjnych, gazowych, wodociagowych i kanalizacyjnych

obejmujące projektowanie i kierowanie robotami budowlanymi

bez ograniczeń

w zakresie określonym w powyższej decyzji

została wpisana

DO CENTRALNEGO REJESTRU OSÓB POSIADAJĄCYCH UPRAWNIENIA BUDOWLANE
pod pozycją 3337/10/U/C

Decyzja niniejsza jako uwzględniająca w całości żądania strony, zgodnie z art. 107 § 4 Kpa nie wymaga uzasadnienia.

Niniejsza decyzja jest ostateczna. W związku z powyższym stanowi podstawę do wykonywania samodzielnych funkcji technicznych w budownictwie.

Strona może w terminie 14 dni od daty doręczenia decyzji wystąpić, na podstawie art. 127 § 3 Kpa, z wnioskiem o ponowne rozpatrzenie sprawy.

Otrzymują:


1. Pani Małgorzata Łysiak-Kowalczyk
ul. Częstochowska 18a
26-230 Radoszyce
2. Świętokrzyska Okręgowa
Izba Inżynierów Budownictwa
3. aa



z upoważnienia
GŁÓWNEGO INSPEKTORA NADZORU BUDOWLANEGO
DYREKTOR DEPARTAMENTU SKARG I WNIOSEK

Anna Januszczyńska

ZA ZGODNOŚĆ Z ORYGINAŁEM

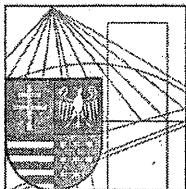

ŚWIĘTOKRZYSKA
OKRĘGOWA
I Z B A
INŻYNIERÓW
BUDOWNICTWA

Kielce, dn. 29 marzec 2017

Zaświadczenie

Małgorzata Danuta Pan(i) *Łysiak-Kowalczyk Małgorzata Danuta*

miejsce zamieszkania :

Czarniecka Góra 32

26-220 Stąporków

Małgorzata Danuta jest członkiem Świętokrzyskiej Okręgowej Izby Inżynierów Budownictwa

Małgorzata Danuta o numerze ewidencyjnym : *SWK/IS/0186/10*

Małgorzata Danuta i posiada wymagane ubezpieczenie od odpowiedzialności cywilnej.

Niniejsze zaświadczenie jest ważne od dnia *01-04-2017* do *30-09-2017*

**ZA ZGODNOŚĆ
Z ORYGINAŁEM**

Z up. Przewodniczącego ŚOIIB

mgr inż. Wiesława Sobańska
DYREKTOR BIURA

Świętokrzyska Okręgowa Izba Inżynierów Budownictwa

25-304 Kielce, ul. Leonarda 18: tel. 41 344 94 13, tel. kom. 694 912 692, fax 41 344 63 82

www.swk.piib.org.pl, e-mail: swk@piib.org.pl

Bank Pekao S.A. I O/Kielce, nr rach. 98 124013721111000012505214

Godziny pracy biura: poniedziałek, wtorek, czwartek, piątek - od 10:00 do 16:00, środa - nieczynne

Godziny pracy czytelní: wtorek - od 10:00 do 16:00

Zestawienie zmian:

1. Zmiana lokalizacji rozdzielaczy

Wprowadzono zmiany w lokalizacji rozdzielaczy c.o. i grzejnika K21-600 1400 mm (przeniesiono z pomieszczenia 0/25 do pomieszczenia 0/26). Rozdział czynnika grzejnego będzie odbywał się z wykorzystaniem układu trójkowego. W związku ze zmianą lokalizacji rozdzielacza zmianie uległy trasy prowadzenia przewodów w jego obrębie. Zmiany naniesiono na RYS 1

2. Usunięcie pomp obiegowych centralnego ogrzewania


Usunięto zaprojektowane trzy pompy obiegowe na rzecz jednej zlokalizowanej w węźle cieplnym w budynku przyległym.

3. Naniesienie na rysunek trasy przewodu cyrkulacyjnego

Na rysunku 5 naniesiono trasę prowadzenia przewodów cyrkulacyjnego do pionu nr 4 połączonego z pionem ciepłej wody numer 4 na przedostatniej kondygnacji.

Imię i Nazwisko	Branża	Nr uprawnień	Podpis
mgr inż. Małgorzata Łysiak – Kowalczyk	sanitarna	SWK/0040/ PWOS/10	


RZUT PIWNIC
Budynek Mieszkalny Wielorodzinny
ul. Orzeszkowej 2A
skala 1:100

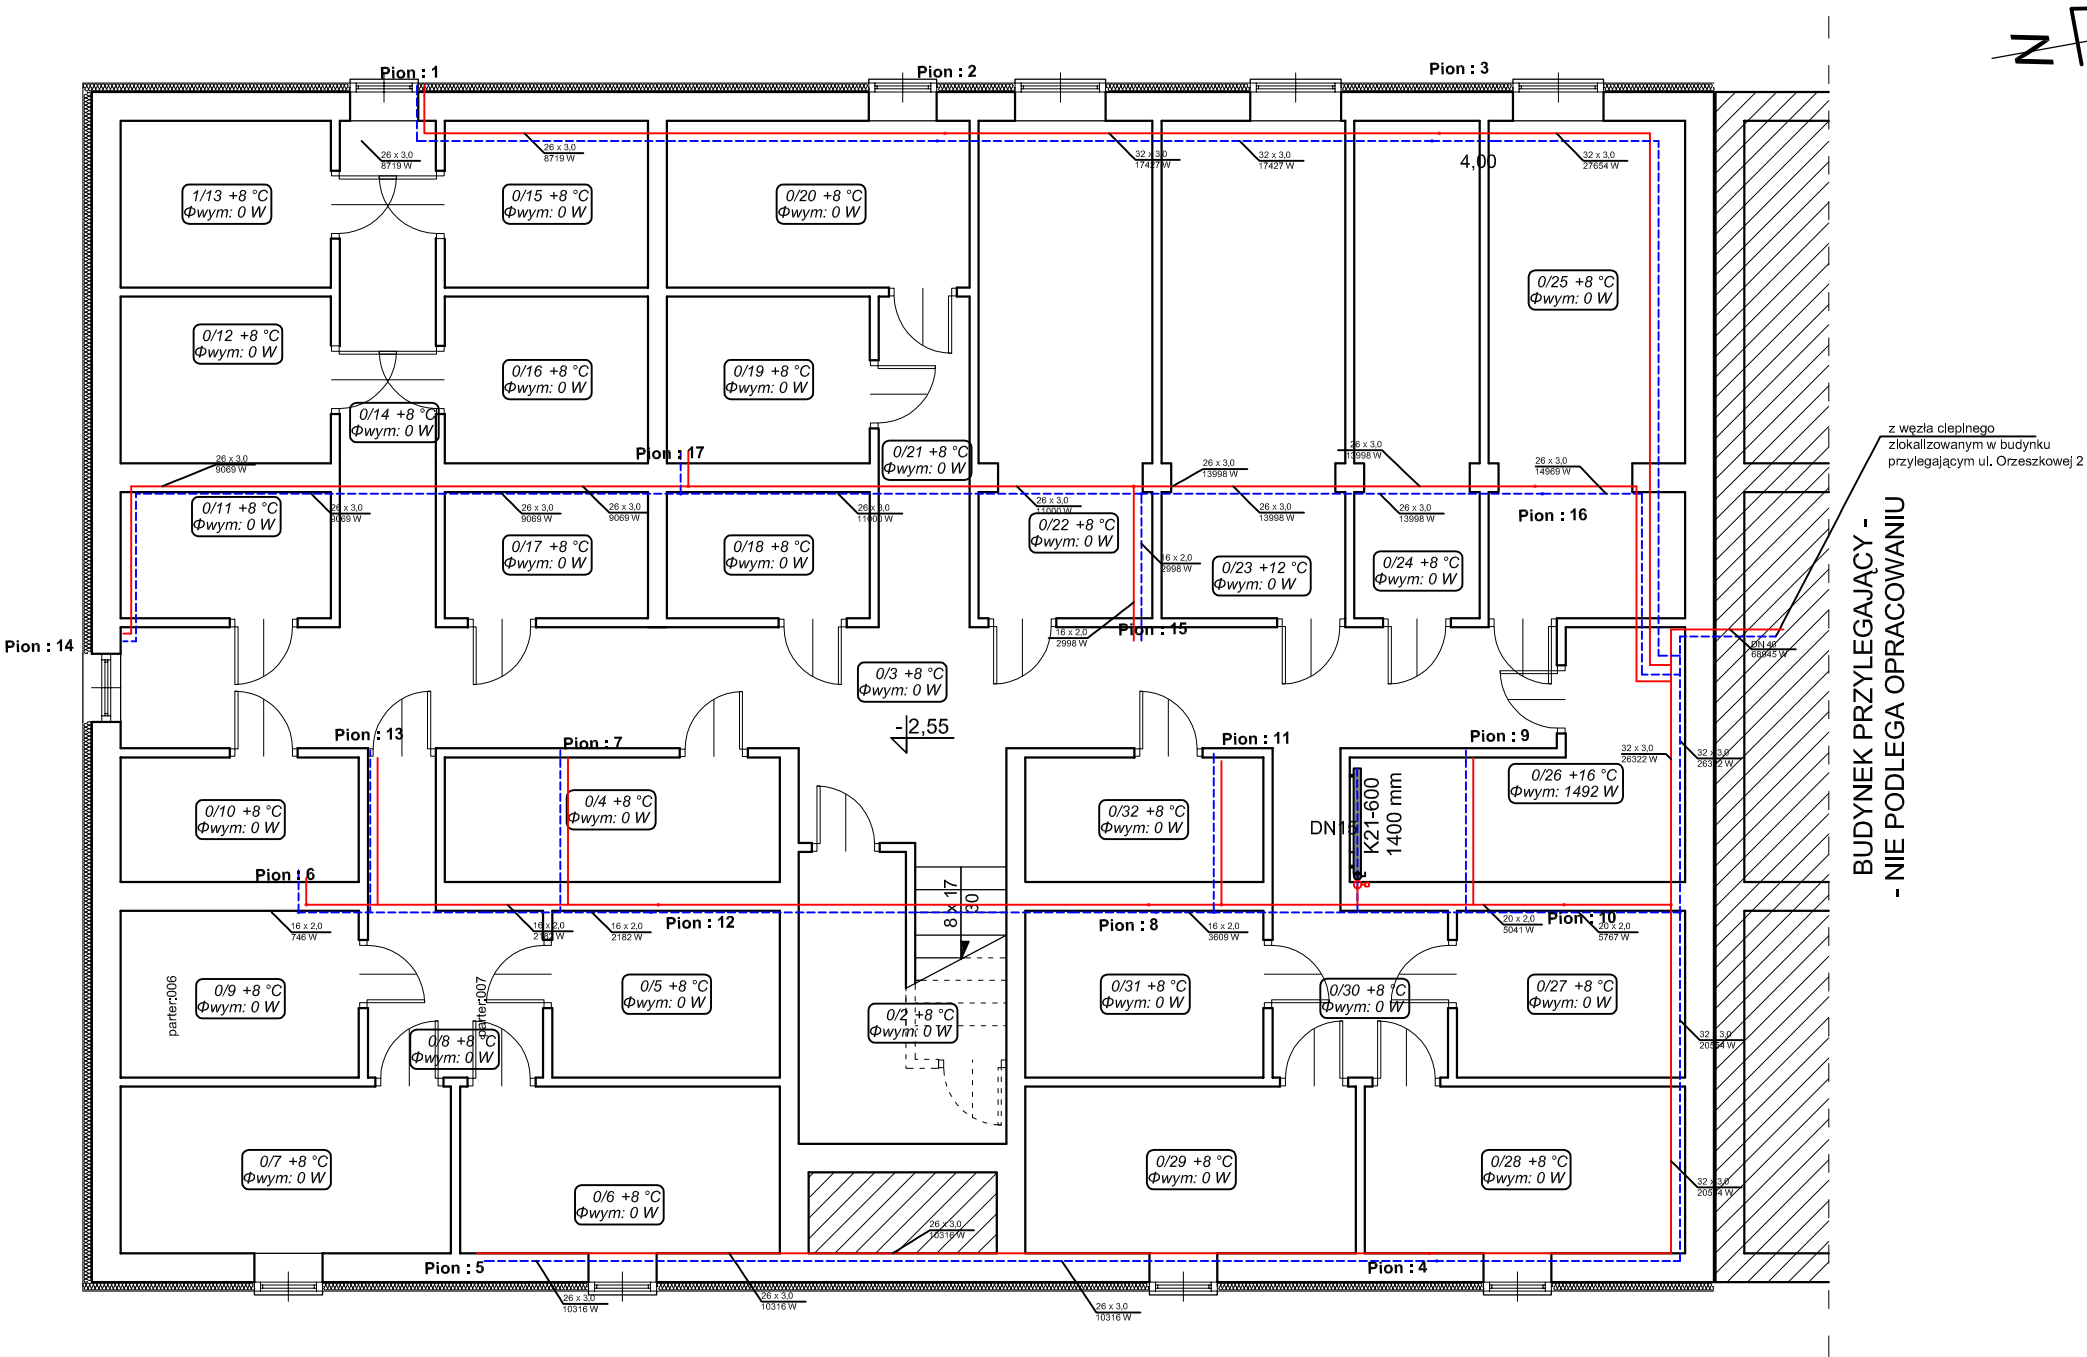

Zestawienie pomieszczeń		
L.P.	Nazwa pomieszczenia	Powierzchnia [m²]
0/1	klatka schodowa	3,47
0/2	pom. gospodarcze	5,40
0/3	korytarz	33,93
0/4	piwnica	7,31
0/5	piwnica	6,63
0/6	piwnica	9,33
0/7	piwnica	9,33
0/8	korytarz	6,95
0/9	piwnica	6,63
0/10	piwnica	5,20
0/11	piwnica	4,64
0/12	piwnica	6,13
0/13	piwnica	6,13
0/14	korytarz	8,51
0/15	piwnica	5,92
0/16	piwnica	5,92
0/17	piwnica	4,48
0/18	piwnica	4,48
0/19	piwnica	5,92
0/20	piwnica	8,83
0/21	piwnica	5,25
0/22	pomieszczenie gospodarcze	15,26
0/23	pomieszczenie gospodarcze	15,89
0/24	pomieszczenie gospodarcze	10,82
0/25	pomieszczenie gospodarcze	16,80
0/26	rozdzielnia	10,04
0/27	piwnica	6,66
0/28	piwnica	9,35
0/29	piwnica	9,63
0/30	korytarz	6,95
0/31	piwnica	6,94
0/32	piwnica	5,20
Razem:		273,93

Pracownia Audytorska Spółka z o.o. ul. Żabia 34 27-400 Ostrowiec Św. tel.fax.(041) 247 97 01 kom. 667 633 003			 Nr rysunku 1		Branża SANITARNA		Skala 1:100		
Projektant:		mgr inż. Małgorzata Łysiak - Kowalczyk		SWK/0040/ PWOS/10		Inwestor Gmina Miasta Sanoka ul. Rynek 1 38-500 Sanok		Adres budowy Budynek Mieszkalny Wielorodzinny ul. Orzeszkowej 2A 38-500 Sanok	
Asystent projektanta:		mgr inż. Maciej Kolasa		-----		Rodzaj projektu PROJEKT BUDOWLANY			
						Tytuł rysunku RZUT PIWNIC- instalacja c.o.			
Imię i nazwisko:		Nr upr.		Podpis:		Data opracowania: kwiecień 2017r.			

RZUT PIWNIC
Budynek Mieszkalny Wielorodzinny
ul. Orzeszkowej 2A
skala 1:100

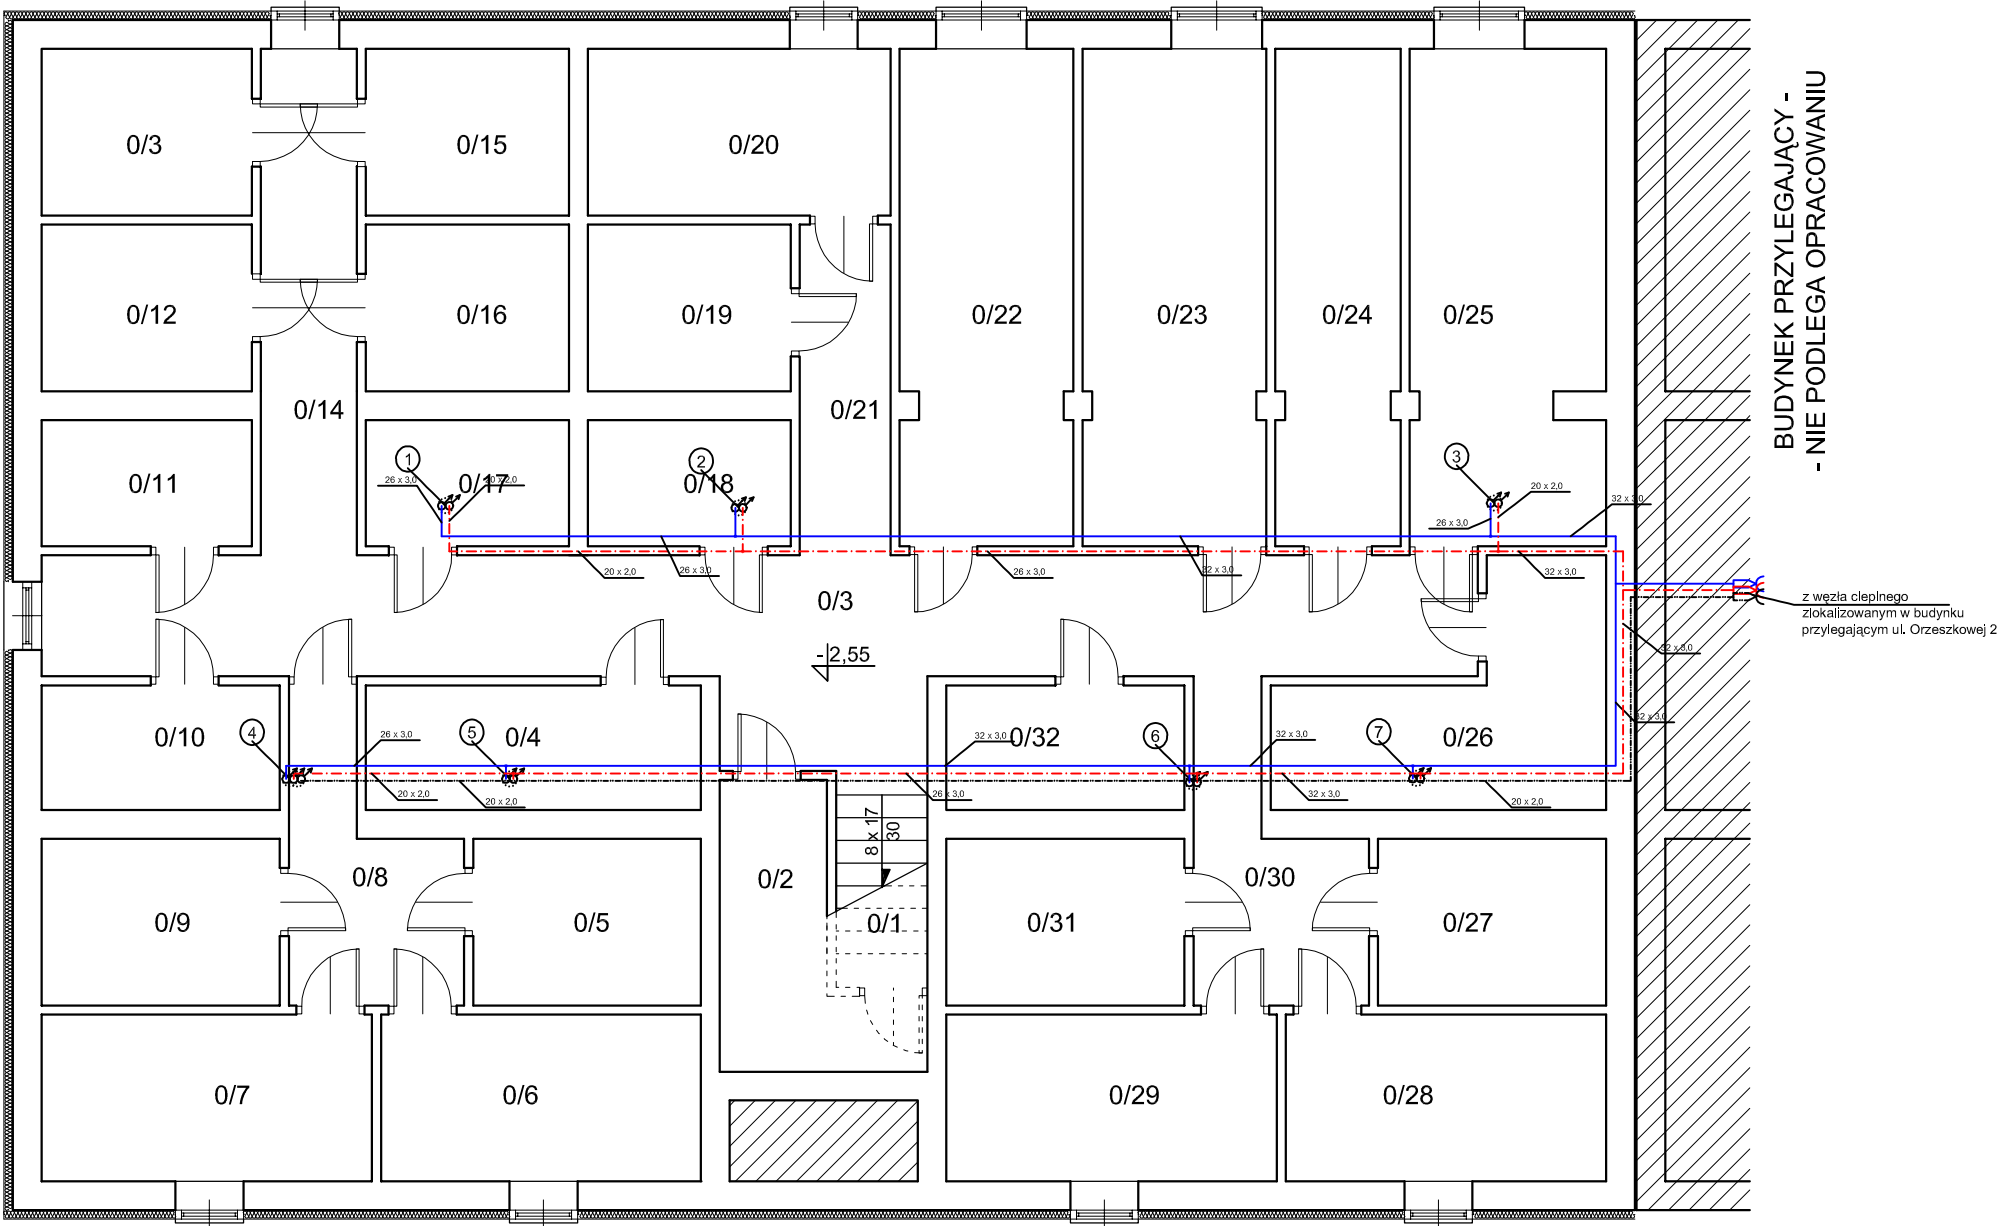

Zestawienie pomieszczeń		
L.P.	Nazwa pomieszczenia	Powierzchnia [m²]
0/1	klatka schodowa	3,47
0/2	pom. gospodarcze	5,40
0/3	korytarz	33,93
0/4	piwnica	7,31
0/5	piwnica	6,63
0/6	piwnica	9,33
0/7	piwnica	9,33
0/8	korytarz	6,95
0/9	piwnica	6,63
0/10	piwnica	5,20
0/11	piwnica	4,64
0/12	piwnica	6,13
0/13	piwnica	6,13
0/14	korytarz	8,51
0/15	piwnica	5,92
0/16	piwnica	5,92
0/17	piwnica	4,48
0/18	piwnica	4,48
0/19	piwnica	5,92
0/20	piwnica	8,83
0/21	piwnica	5,25
0/22	pomieszczenie gospodarcze	15,26
0/23	pomieszczenie gospodarcze	15,89
0/24	pomieszczenie gospodarcze	10,82
0/25	pomieszczenie gospodarcze	16,80
0/26	rozdzielnia	10,04
0/27	piwnica	6,66
0/28	piwnica	9,35
0/29	piwnica	9,63
0/30	korytarz	6,95
0/31	piwnica	6,94
0/32	piwnica	5,20
Razem:		273,93

Pracownia Audytorska Spółka z o.o. ul. Żabia 34 27-400 Ostrowiec Św. tel.fax.(041) 247 97 01 kom. 667 633 003				Nr rysunku 5	Branża SANITARNA		Skala 1:100				
Projektant:		mgr inż. Małgorzata Łysiak - Kowalczyk			SWK/0040/ PWOS/10		Investor Gmina Miasta Sanoka ul. Rynek 1 38-500 Sanok		Adres budowy Budynek Mieszkalny Wielorodzinny ul. Orzeszkowej 2A 38-500 Sanok		
Asystent projektanta:		mgr inż. Maciej Kolasa			-----		Rodzaj projektu PROJEKT BUDOWLANY		Tytuł rysunku RZUT PIWNIC- instalacja c.w.u.		
Imię i nazwisko:		Nr upr.		Podpis:		Data opracowania: kwiecień 2017r.					